




TIMBRI E VISTI:	COMMITTENTE:  ISTITUTO ONCOLOGICO "GIOVANNI PAOLO II" ISTITUTO DI RICOVERO E CURA A CARATTERE SCIENTIFICO			
				
	INTERVENTO: Lavori di realizzazione di una Biobanca istituzionale presso la sede dell'I.R.C.C.S. Oncologico di Bari "Giovanni Paolo II".			
	RESPONSABILE UNICO DEL PROCEDIMENTO: Ing. Giancarlo Salomone Direttore Area Tecnica c/o Istituto Tumori "Giovanni Paolo II"			
	DIRETTORE SCIENTIFICO: Dott. Angelo Paradiso c/o Istituto Tumori "Giovanni Paolo II"			
	PROGETTAZIONE: R.T.P. (Raggruppamento temporaneo di professionisti) Ing. Claudio Carbonara (Capogruppo mandatario) Ing. Vincenzo Carbonara (mandante) Ing. Fabio Carbonara (mandante) c/o Corso Benedetto Croce n. 99 70125 BARI P.IVA: 06967360725			
	OGGETTO DELLA TAVOLA: IMPIANTO DI CLIMATIZZAZIONE SEZIONI PASSAGGIO TUBI E CANALI			
AGGIORNAMENTI:	SERIE ELABORATI:	LIVELLO:	DATA:	TAVOLA:
	<input type="checkbox"/> architettura <input type="checkbox"/> strutture <input checked="" type="checkbox"/> impianti	<input type="checkbox"/> preliminare <input type="checkbox"/> definitivo <input checked="" type="checkbox"/> esecutivo	Maggio 2011 SCALA: 1:50	IC 05

SEZIONE A-A'



SEZIONE B-B'

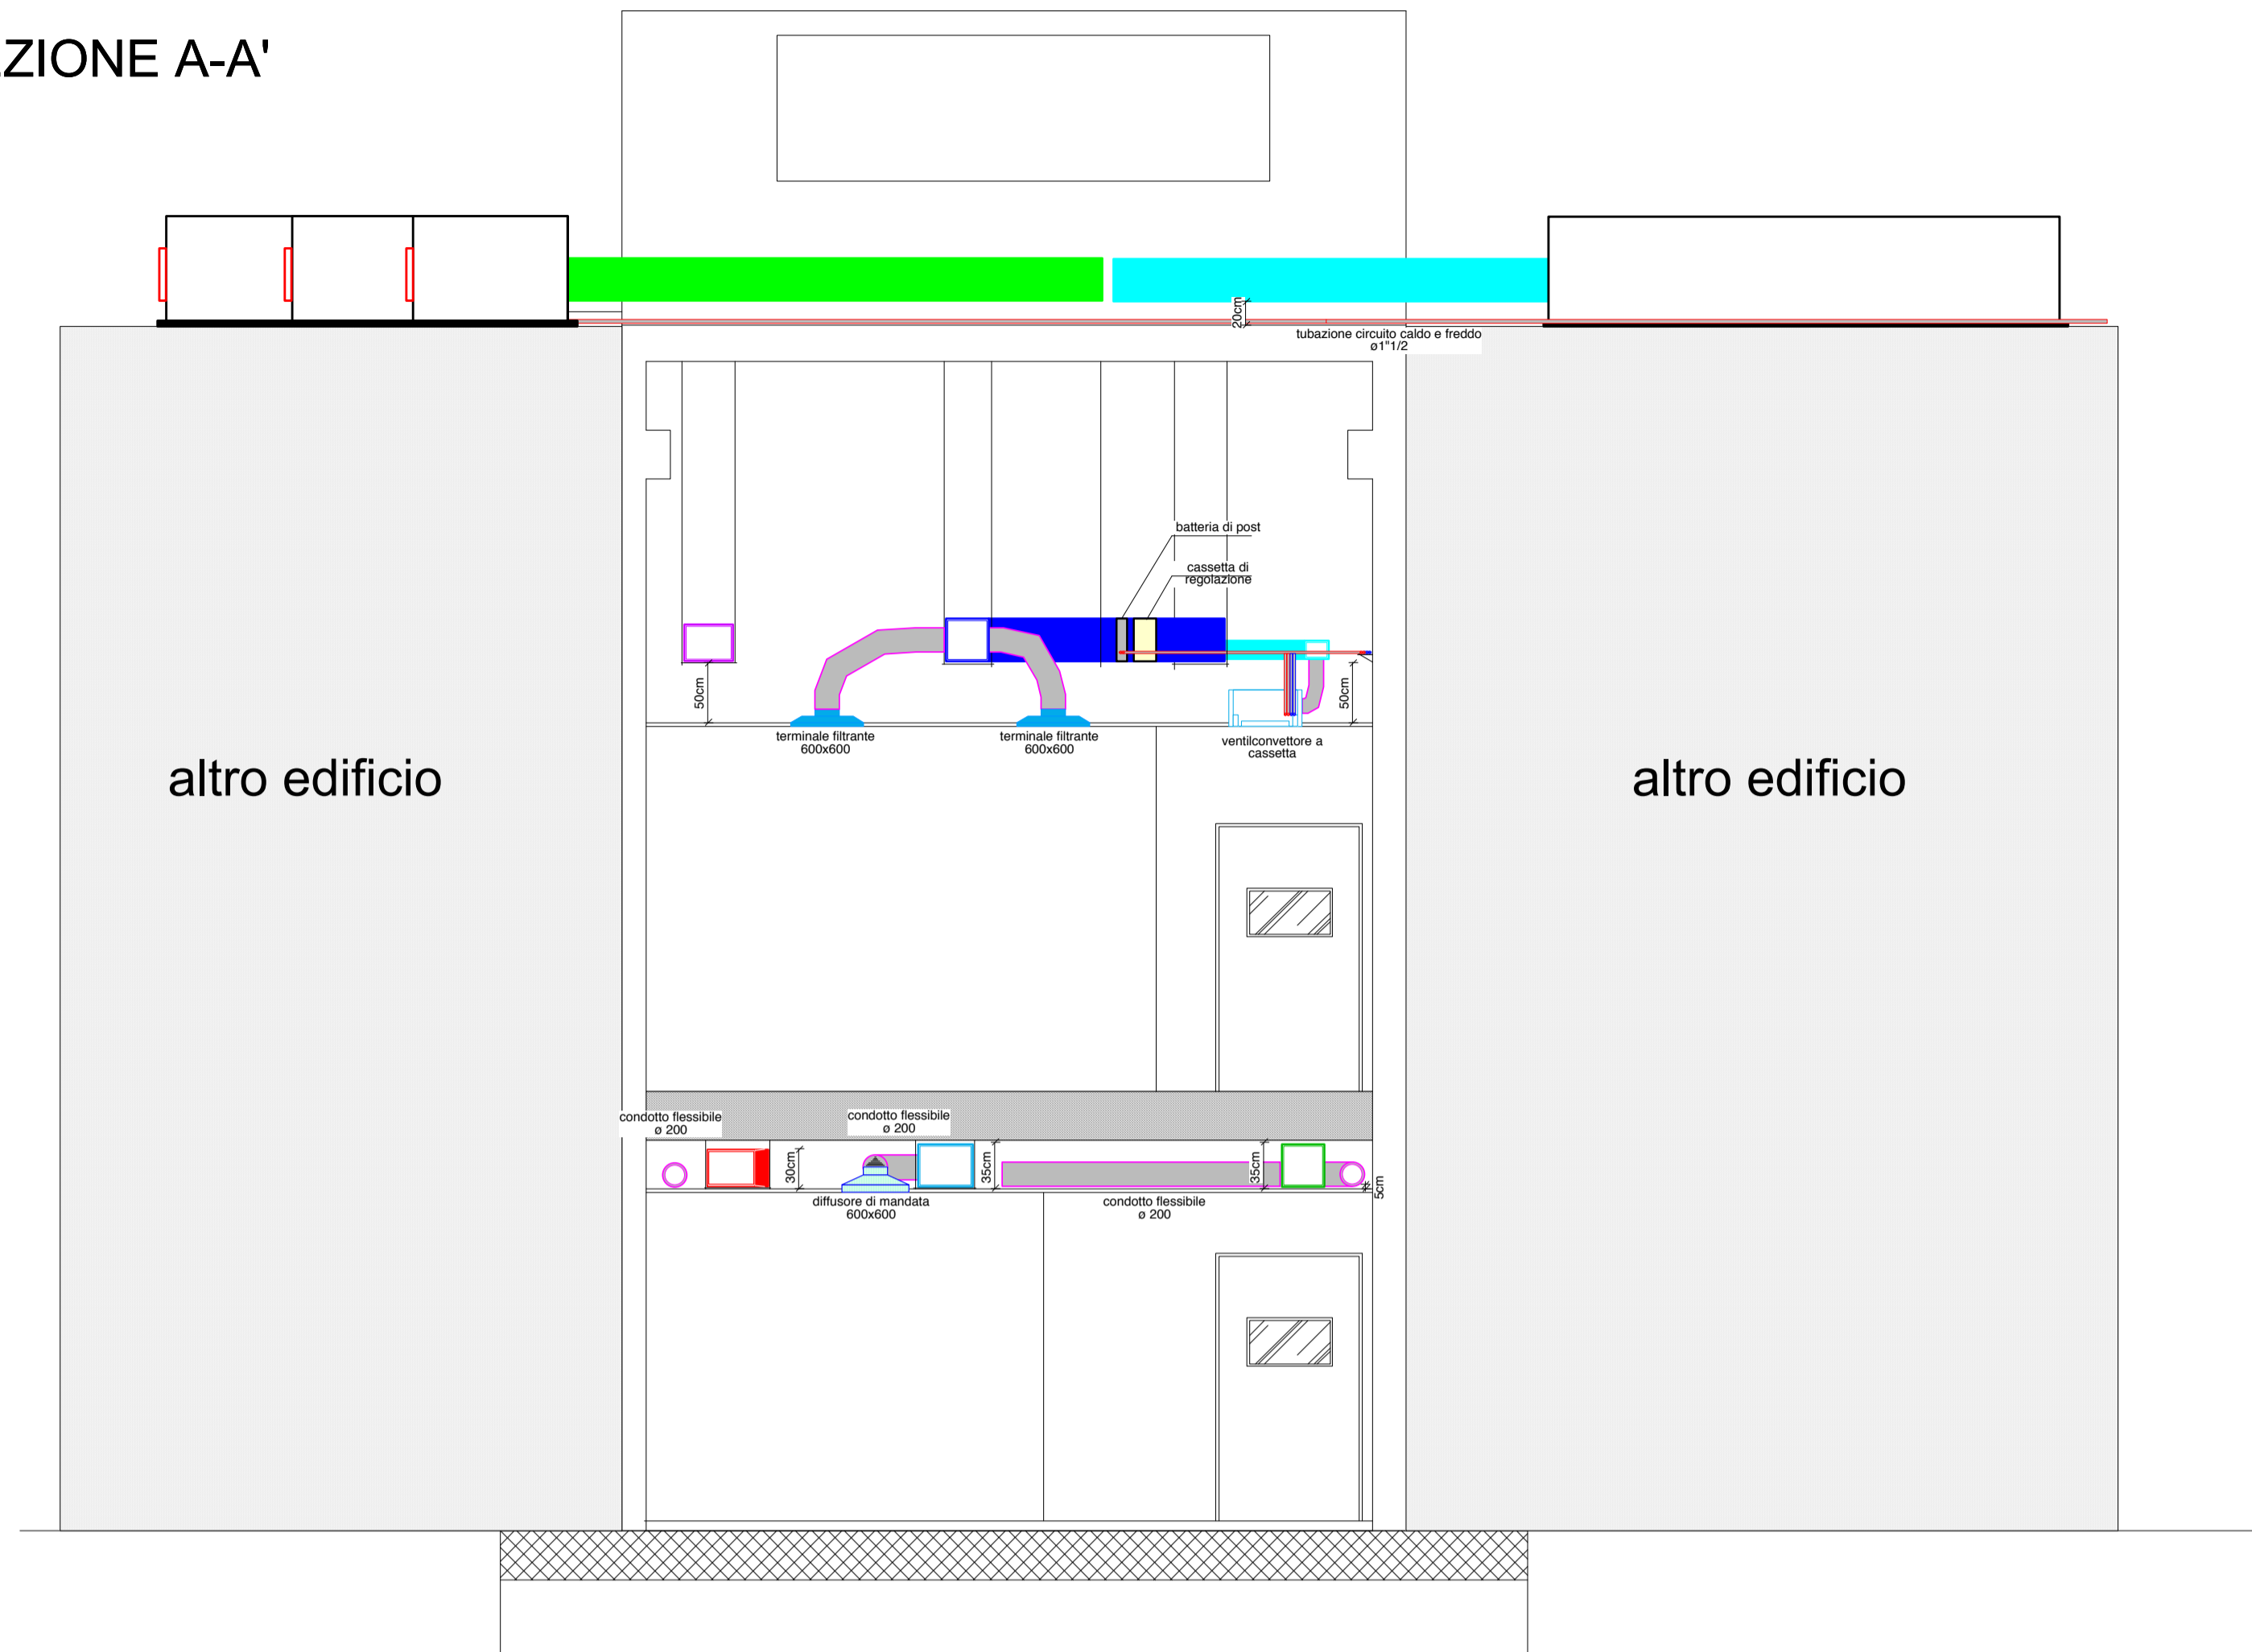